
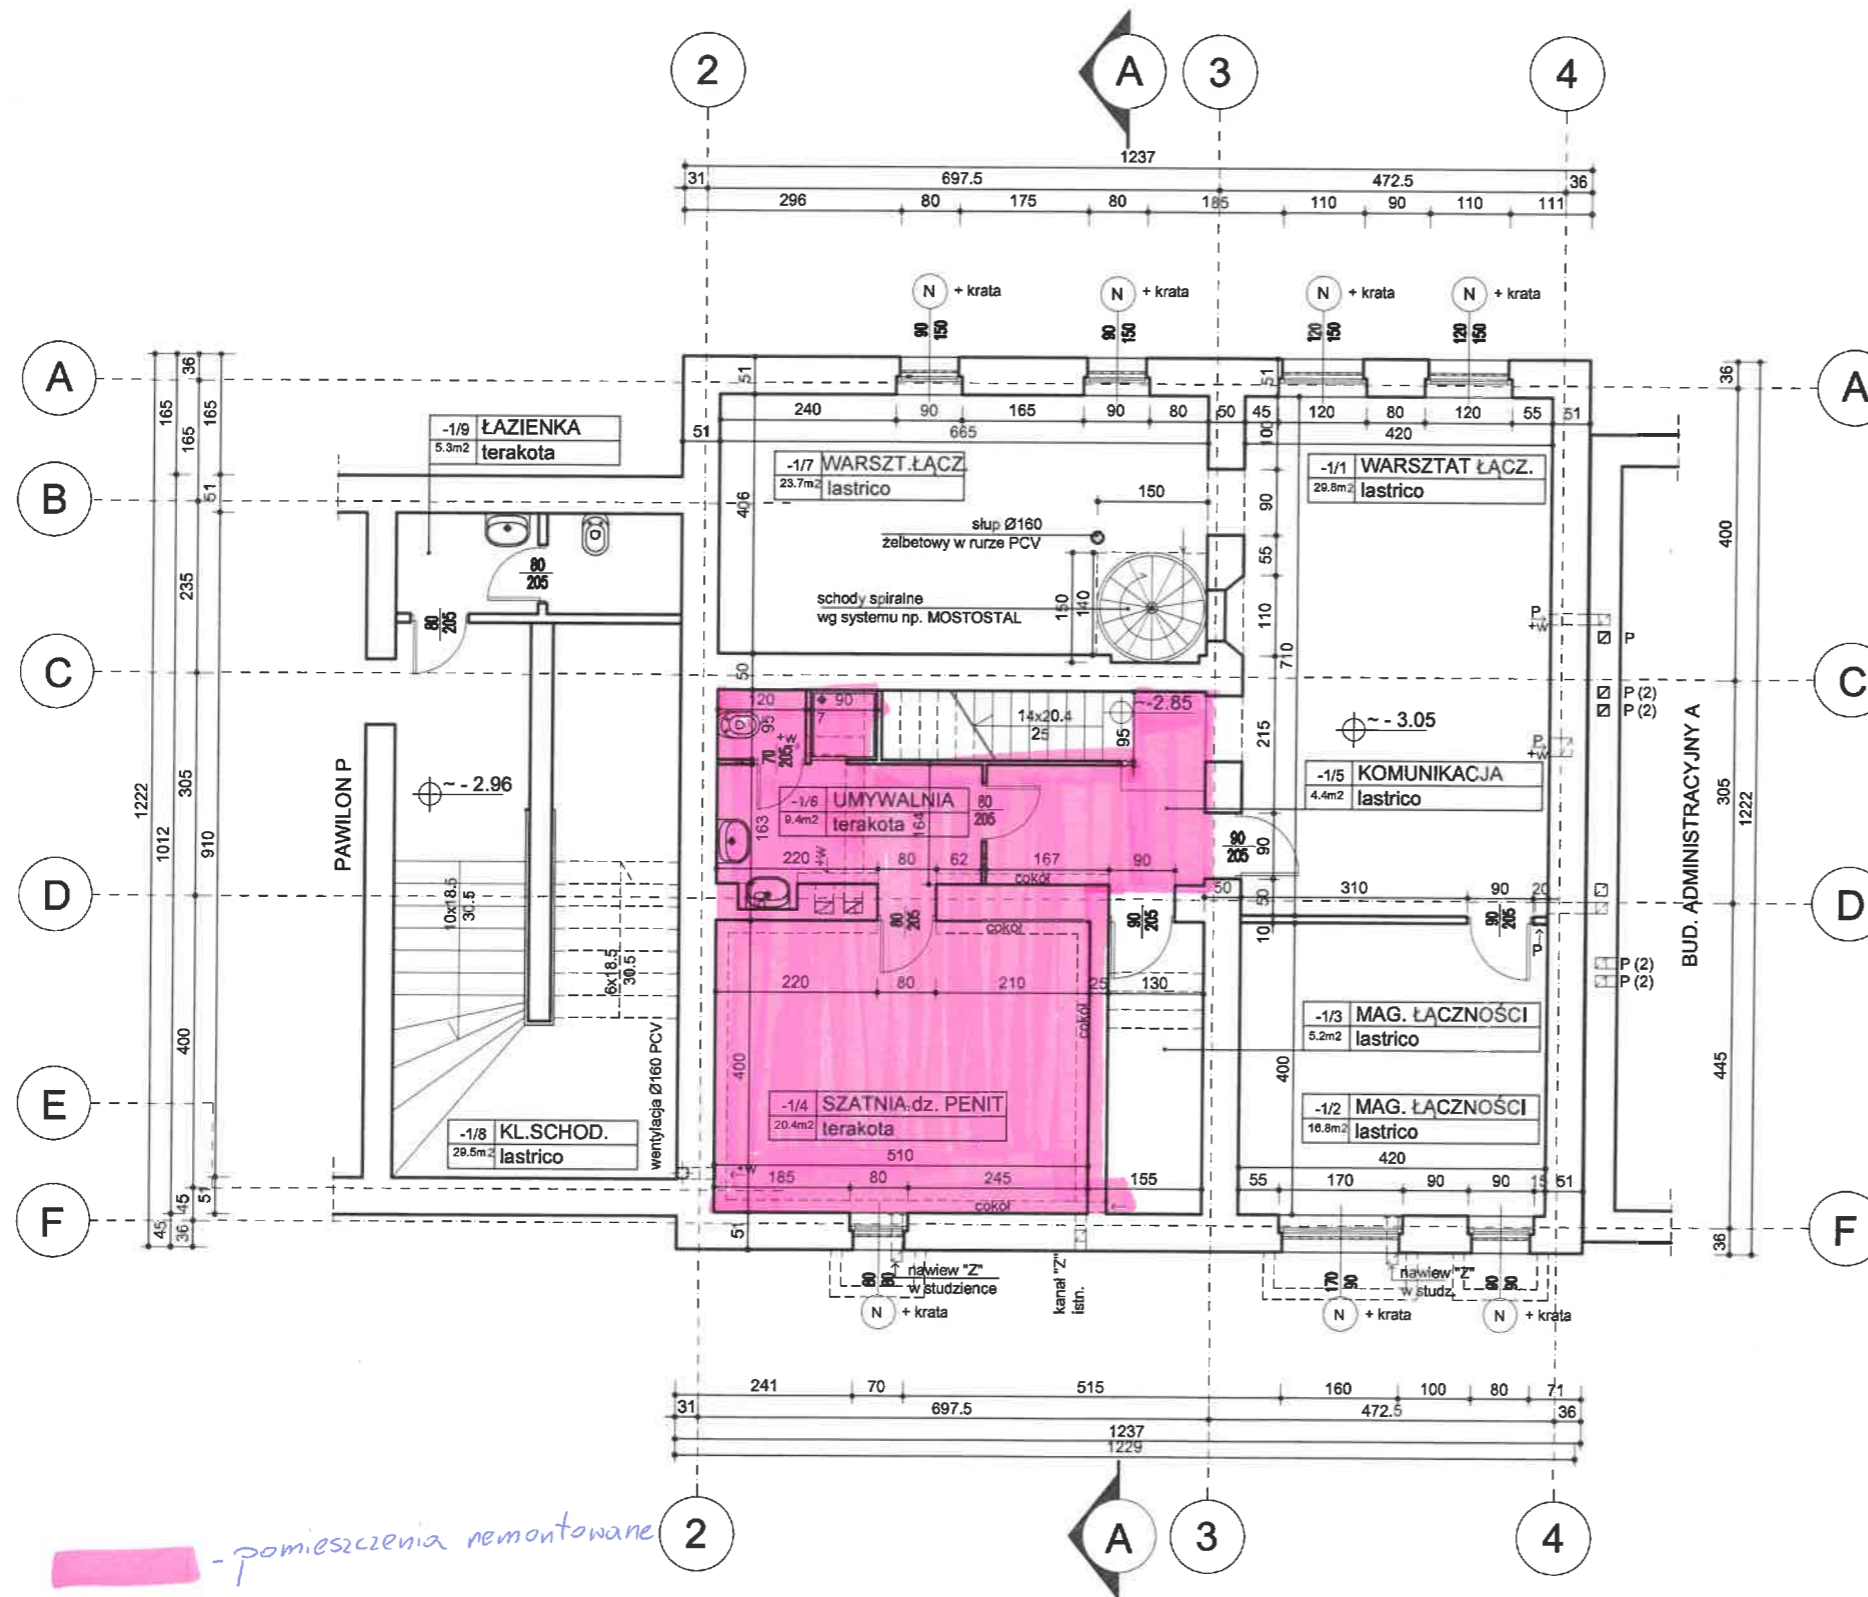


ZESTAWIENIE POMIESZCZEŃ PIWNICY		
NR	NAZWA	Pnetto
-1 / 1	WARSZTAT ŁĄCZNOŚCI	29.80
-1 / 2	MAGAZYN ŁĄCZNOŚCI	16.80
-1 / 3	MAGAZYN ŁĄCZNOŚCI	5.20
-1 / 4	SZATNIA DZ. POSPENITENCJARNEGO	20.40
-1 / 5	KOMUNIKACJA	4.40
-1 / 6	UMYWALNIA	9.40
-1 / 7	WARSZTAT ŁĄCZNOŚCI	23.70
-1 / 8	KLATKA SCHODOWA	29.50
-1 / 9	ŁAZIENKA	5.30
SUMA		144.50

UWAGI:  
 \* wymiary okien podane w świetle ościeży  
 \* wymiary drzwi podane w świetle ościeży  
 \* N - okna wymienione  
 \* W - okna do wymiany

## RZUT PIWNICY SKALA 1:100

SCHEMAT SKALA 1:1000

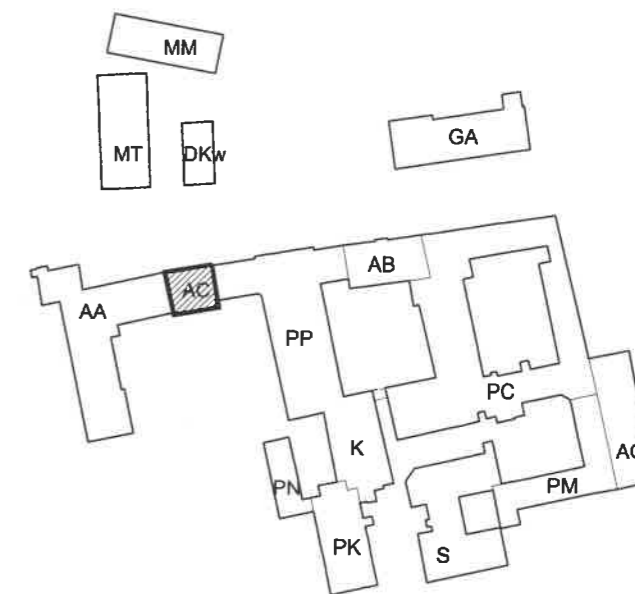

*- pomieszczenia remontowane*



NARODOWY FUNDUSZ  
OCHRONY ŚRODOWISKA  
I GOSPODARSTWA WODNEJ

Program Priorytetowy NFOŚiGW



OKRĘGOWY  
INSPEKTORAT SŁUŻBY  
WIĘZIENNEJ W GDAŃSKU

System zielonych inwestycji  
(GIS-Green Investment Scheme)

Čzść 5 - Zarządzanie energią w budynkach  
wybranych podmiotów sektora finansów  
publicznych

Temat zadania:

Zmniejszenie energochłonności obiektów budowlanych podległych  
Okręgowemu Inspektoratowi Służby Więziennej w Gdańsku



PROJEKT  
TERMOMODERNIZACJA ZESPOŁU BUDYNKÓW AŚ  
GDAŃSK, UL. KURKOWA 12

STADIUM  
INWENTARYZACJA BUDOWLANA

BUDYNEK  
BUDYNEK ADMINISTRACJI C

BIURO PROJEKTÓW  
MOR. INŻ. BRUNON SKORCZAK  
80-452 ODAŃSK UL. FISZERA 14  
tel. (0080) 541-12-71 w. 248

TYTUŁ RYS.  
RZUT PIWNICY

SKALA

1:100

DATA

04.2013

PROJEKTANT- ZA ZESPÓŁ  
ANDRZEJ BŁAŻKO

UPR. NR  
4695/Gd/90

NR RYS.

1

NR ARCH.  
BS-305/01/AC

SPRAWDZAJĄCY  
AGNIESZKA BŁAŻKO



UPR. NR  
5807/Gd/94

ZESTAWIENIE POMIESZCZEŃ PARTERU		
NR	NAZWA	Pnetto
0/1	SALA ODPRAW	49.80
0/2	Z-CA KIEROWNIKA DZ. POSPENITENCJAR.	10.60
0/3	KIEROWNIK DZ. POSPENITENCJARNEGO	15.70
0/4	KOMUNIKACJA	9.40
0/5	PRZEDSIONEK	2.80
0/6	KLATKA SCHODOWA	27.40
0/7	POMIESZCZENIE ŁĄCZNOŚCI	20.00
0/8	ANEKS PODAWCZY	3.40
0/9	WC 1	3.20
0/10	WC 2	4.70
SUMA		147.00

UWAGI:  
 \* wymiary okien podane w świetle ościeży  
 \* wymiary drzwi podane w świetle ościeży  
 \* N - okna wymienione  
 \* W - okna do wymiany

## RZUT PARTERU SKALA 1:100

SCHEMAT SKALA 1:1000

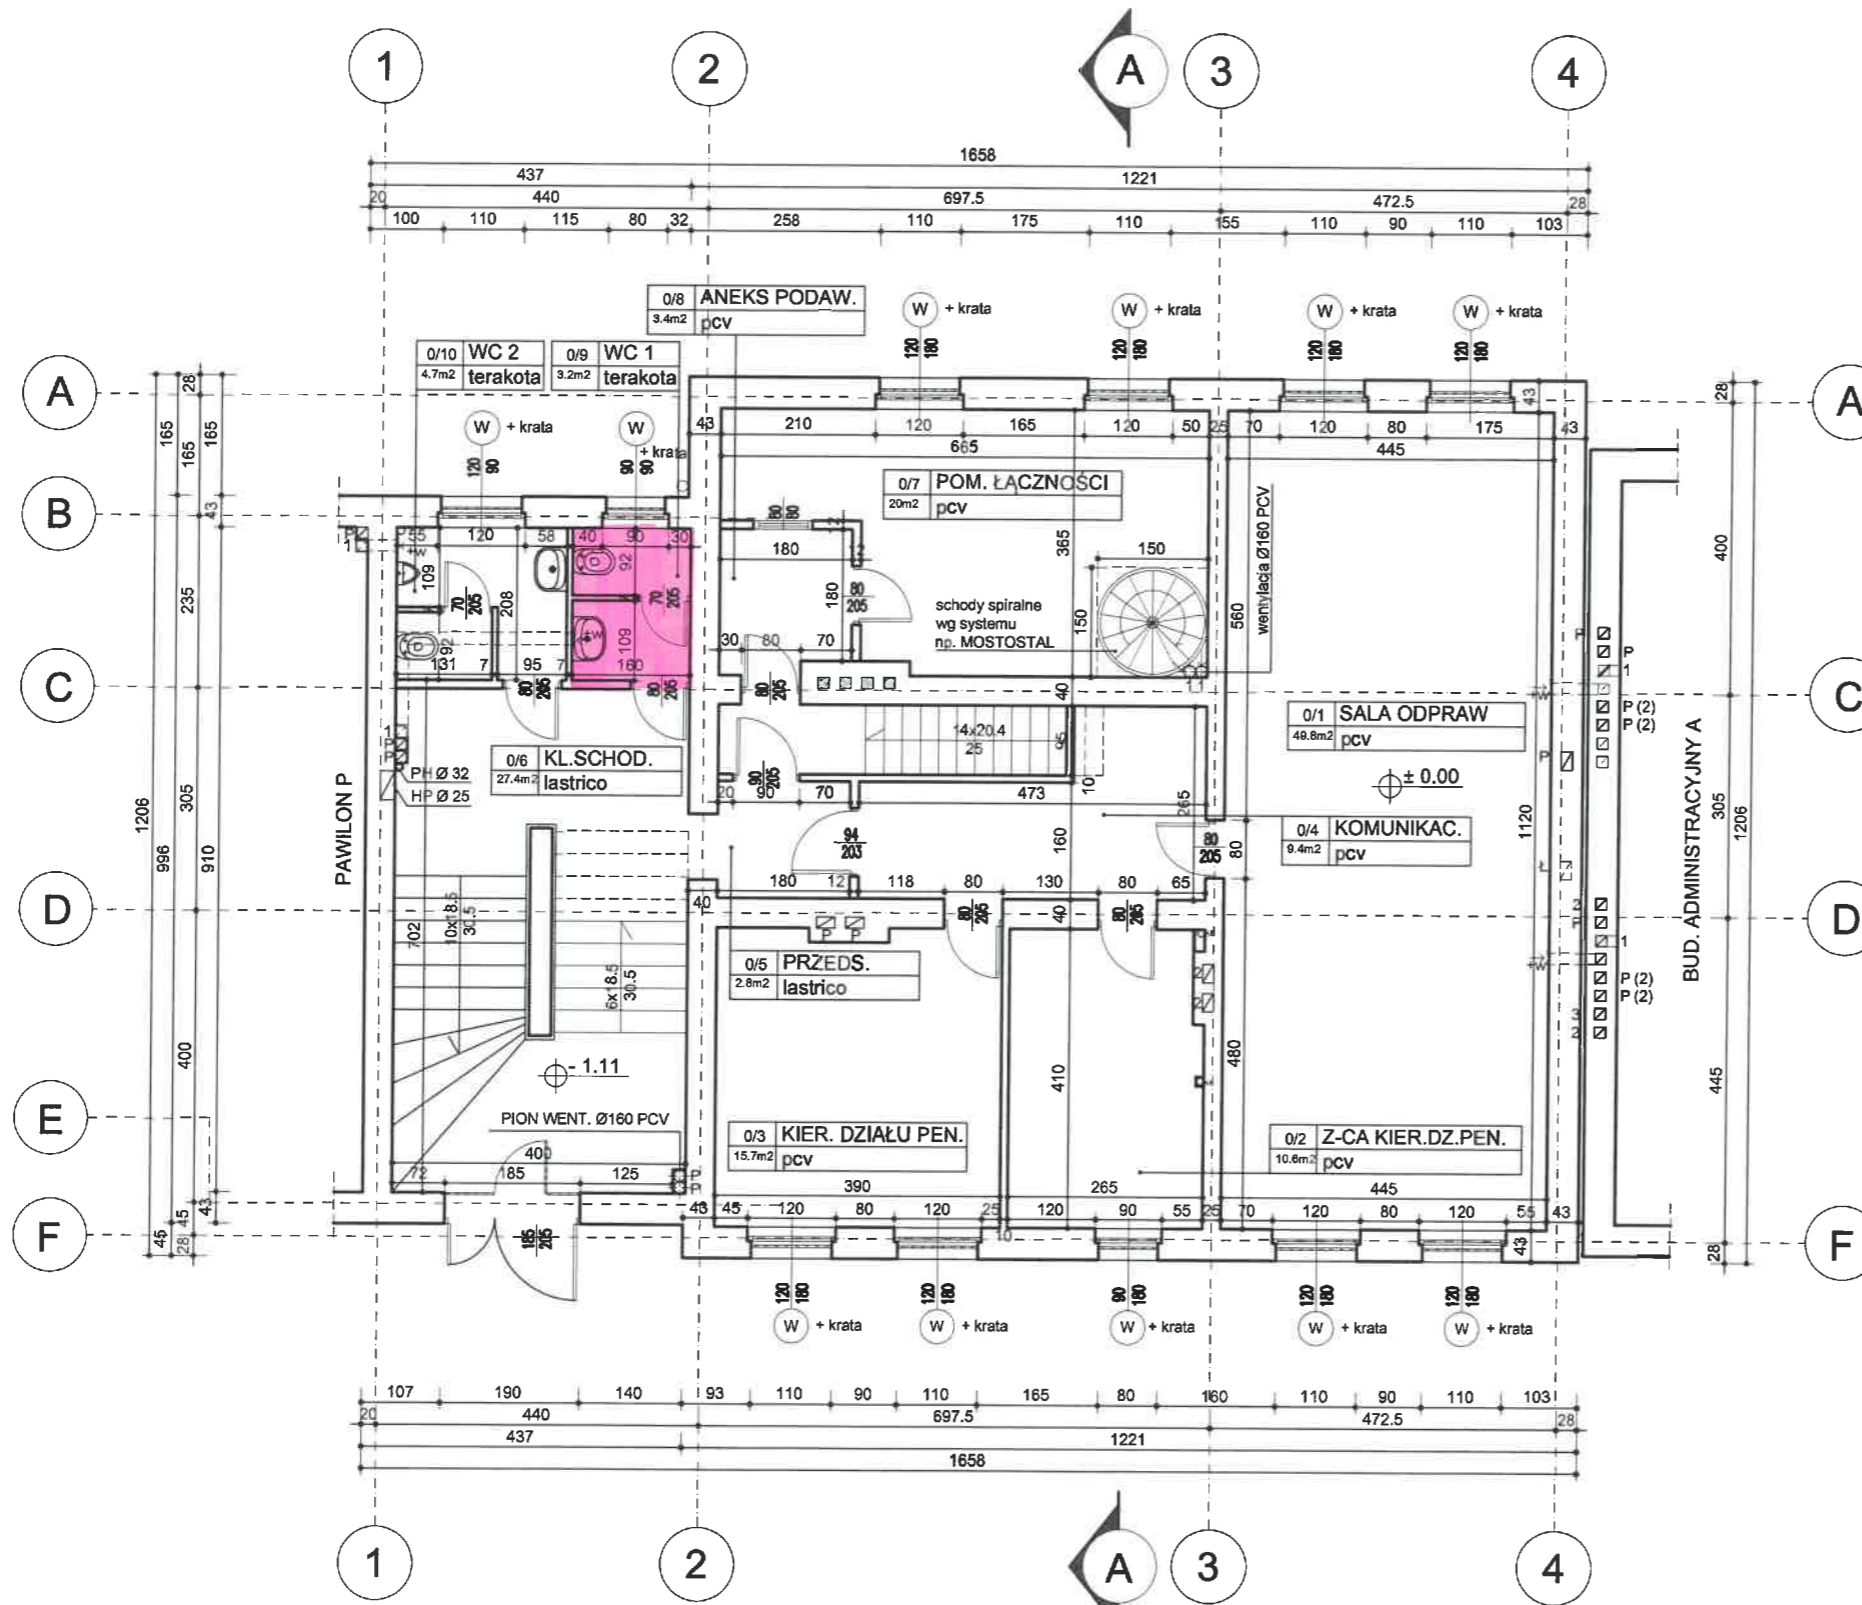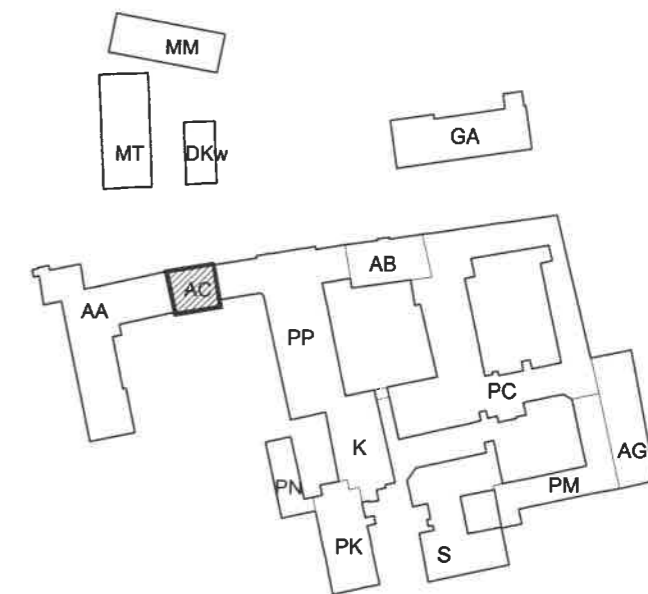

*- pomieszczenia remontowane*

**Program Priorytetowy NFOŚiGW**

**System zielonych inwestycji (GIŚ-Green Investment Scheme)**

Część 5 - Zarządzanie energią w budynkach wybranych podmiotów sektora finansów publicznych

**Temat zadania:**  
 Zmniejszenie energochłonności obiektów budowlanych podległych Okręgowemu Inspektoratowi Służby Więziennej w Gdańsku

**PROJEKT**  
 TERMOMODERNIZACJA ZESPOŁU BUDYNKÓW AŚ  
 GDAŃSK, UL. KURKOWA 12

**STADIUM**  
 INWENTARYZACJA BUDOWLANA

**BUDYNEK**  
 BUDYNEK ADMINISTRACJI C

**TYTUŁ RYS.**  
 RZUT PARTERU

**SKALA**  
 1:100

**DATA**  
 04.2013

**NR RYS.**  
 2

**BIURO PROJEKTÓW**  
 INŻ. BRUNON BIKORSKI  
 80-453 GDAŃSK UL. PIŁAZERA 14  
 tel. (088) 541-12-71 w. 208

**PROJEKTANT - ZA ZESPÓŁ**  
 ANDRZEJ BŁĄŻKO

**UPR. NR**  
 4695/Gd/90

**SPRAWDZAJĄCY**  
 AGNIESZKA BŁĄŻKO

**UPR. NR**  
 5807/Gd/94

**NR ARCH.:**  
 BS-305/01/AC