



Załącznik nr 4 do zapytania

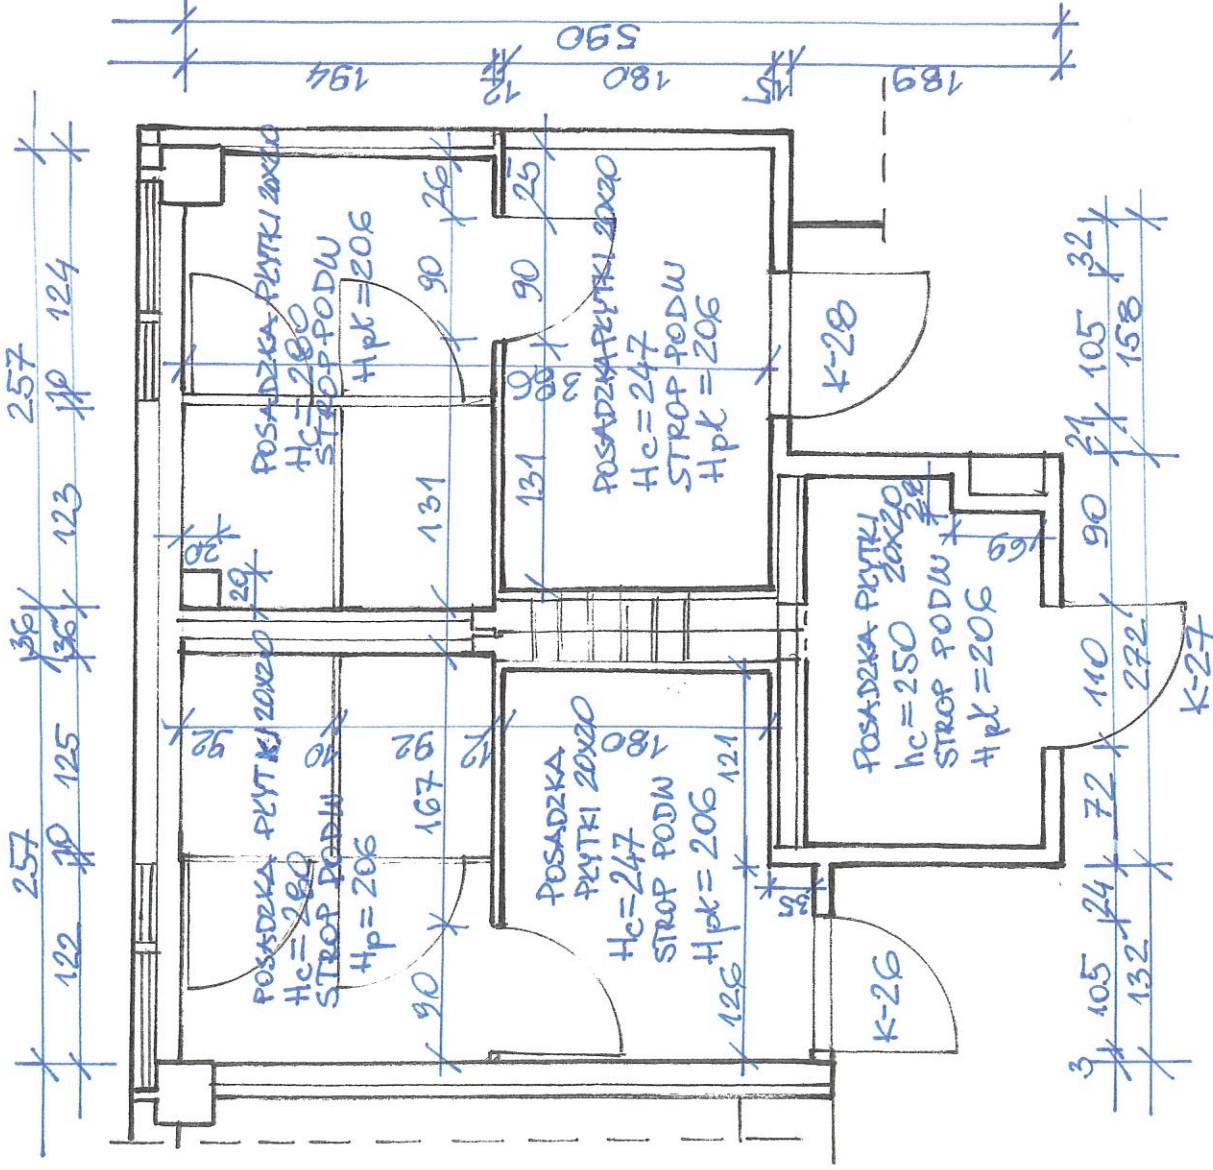

SANITARIATY K-26, K-27, K-28
 PAWILON K POZIOMO
 INKENTARYZACJA SKALA 1:50

Załącznik nr 4 do zapytania

OKNO ALUM
180x180

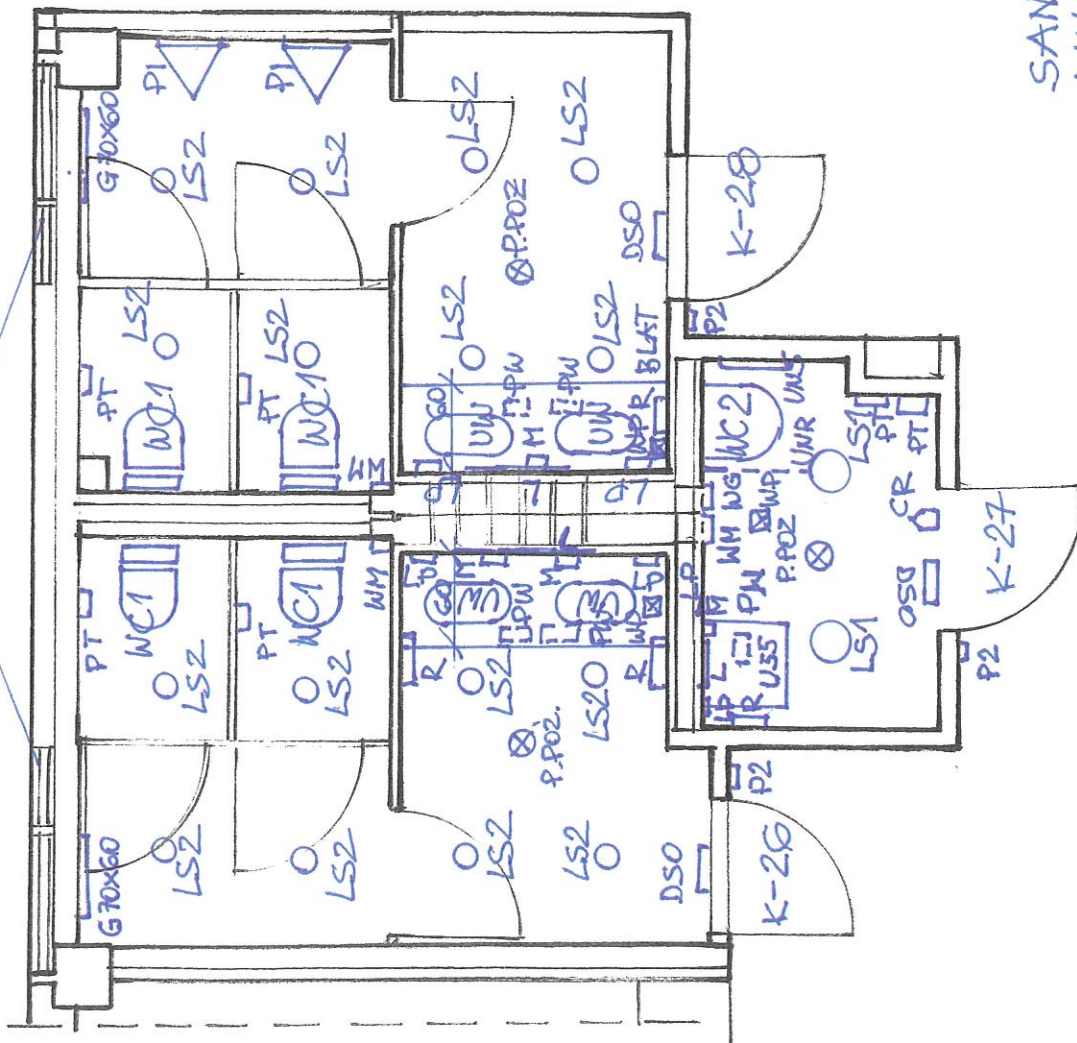

- U55 - UMYWALKA DLA NIEREKNOŚPR. - SZT. 1
- WC-1 HISKA USTĘPOWA COMPACT - SZT. 4
- WC-2 HISKA UST. ZABUD. DLA NIEPEKŃ - SZT. 1
- UM - UMYWALKA WPUSZCZANA NA BLAT - SZT. 4
- PIPIŚWIAR SZT. 2
- M - POJEMNIK NA MYDŁO - SZT. 4
- PW - PODGRZEWACZ WODY PRZEPŁ. - SZT. 5
- WP - WPUSZCZAK PODŁOGOWY - SZT. 3
- R - POJEMNIK NA RĘCZNIKI - SZT. 4
- PT - POJ. NA PAPIER TOALETOWY - SZT. 6
- L - LUSTRO WBUDOWANE 40x60 - SZT. 3
- WM - WENTYLATOR MECHANICZNY - SZT. 3
- WG - WENTYLACJA GRAWIT. KRATKA - SZT. 1
- G 70x60 - GRZEJNIK CO CZYLI 70x60 CH-SZT 2
- P. POZ. - CZUJKA P. POZ. - SZT. 3
- LS1 - LAMPA SUFITOWA Ø 20 - SZT. 2
- LS2 - LAMPA SUFITOWA OCZKO - SZT. 16
- DSO - GŁOŚNIK DSO - SZT. 3
- LP - LAMPA PLAFONIER ŚCIENNY - SZT. 6
- CR - CZUJKA RUCHU - SZT. 1
- BLAT - BLAT UMYWALKOWY SZER. 60 CM - SZT. 2

SANITARIATY K-26, K-27, K-28
WYPOSAŻENIE INST.
SKALA 1:150