


Pracownia Usług Geodezyjnych MIROSŁAW WIERZCZKOWSKI 08-400 Pock, ul. Belska 1 tel. 24-264-7541	Geodezja sp. z o.o. z siedzibą w Poccu, ul. Belska 1, 08-400 Pock, NIP: 142-264-7541, REGON: 142264754, KRS: 000042685-2016	Urząd Miasta Plocka Wydział Gospodarki Miejscowej Infrastruktury ul. Świerkocińska 201B, Pock, 08-400 Pock, NIP: 142-264-7541, REGON: 142264754, KRS: 000042685-2016	Urząd Miasta Plocka Wydział Gospodarki Miejscowej Infrastruktury ul. Świerkocińska 201B, Pock, 08-400 Pock, NIP: 142-264-7541, REGON: 142264754, KRS: 000042685-2016
---	---	---	---

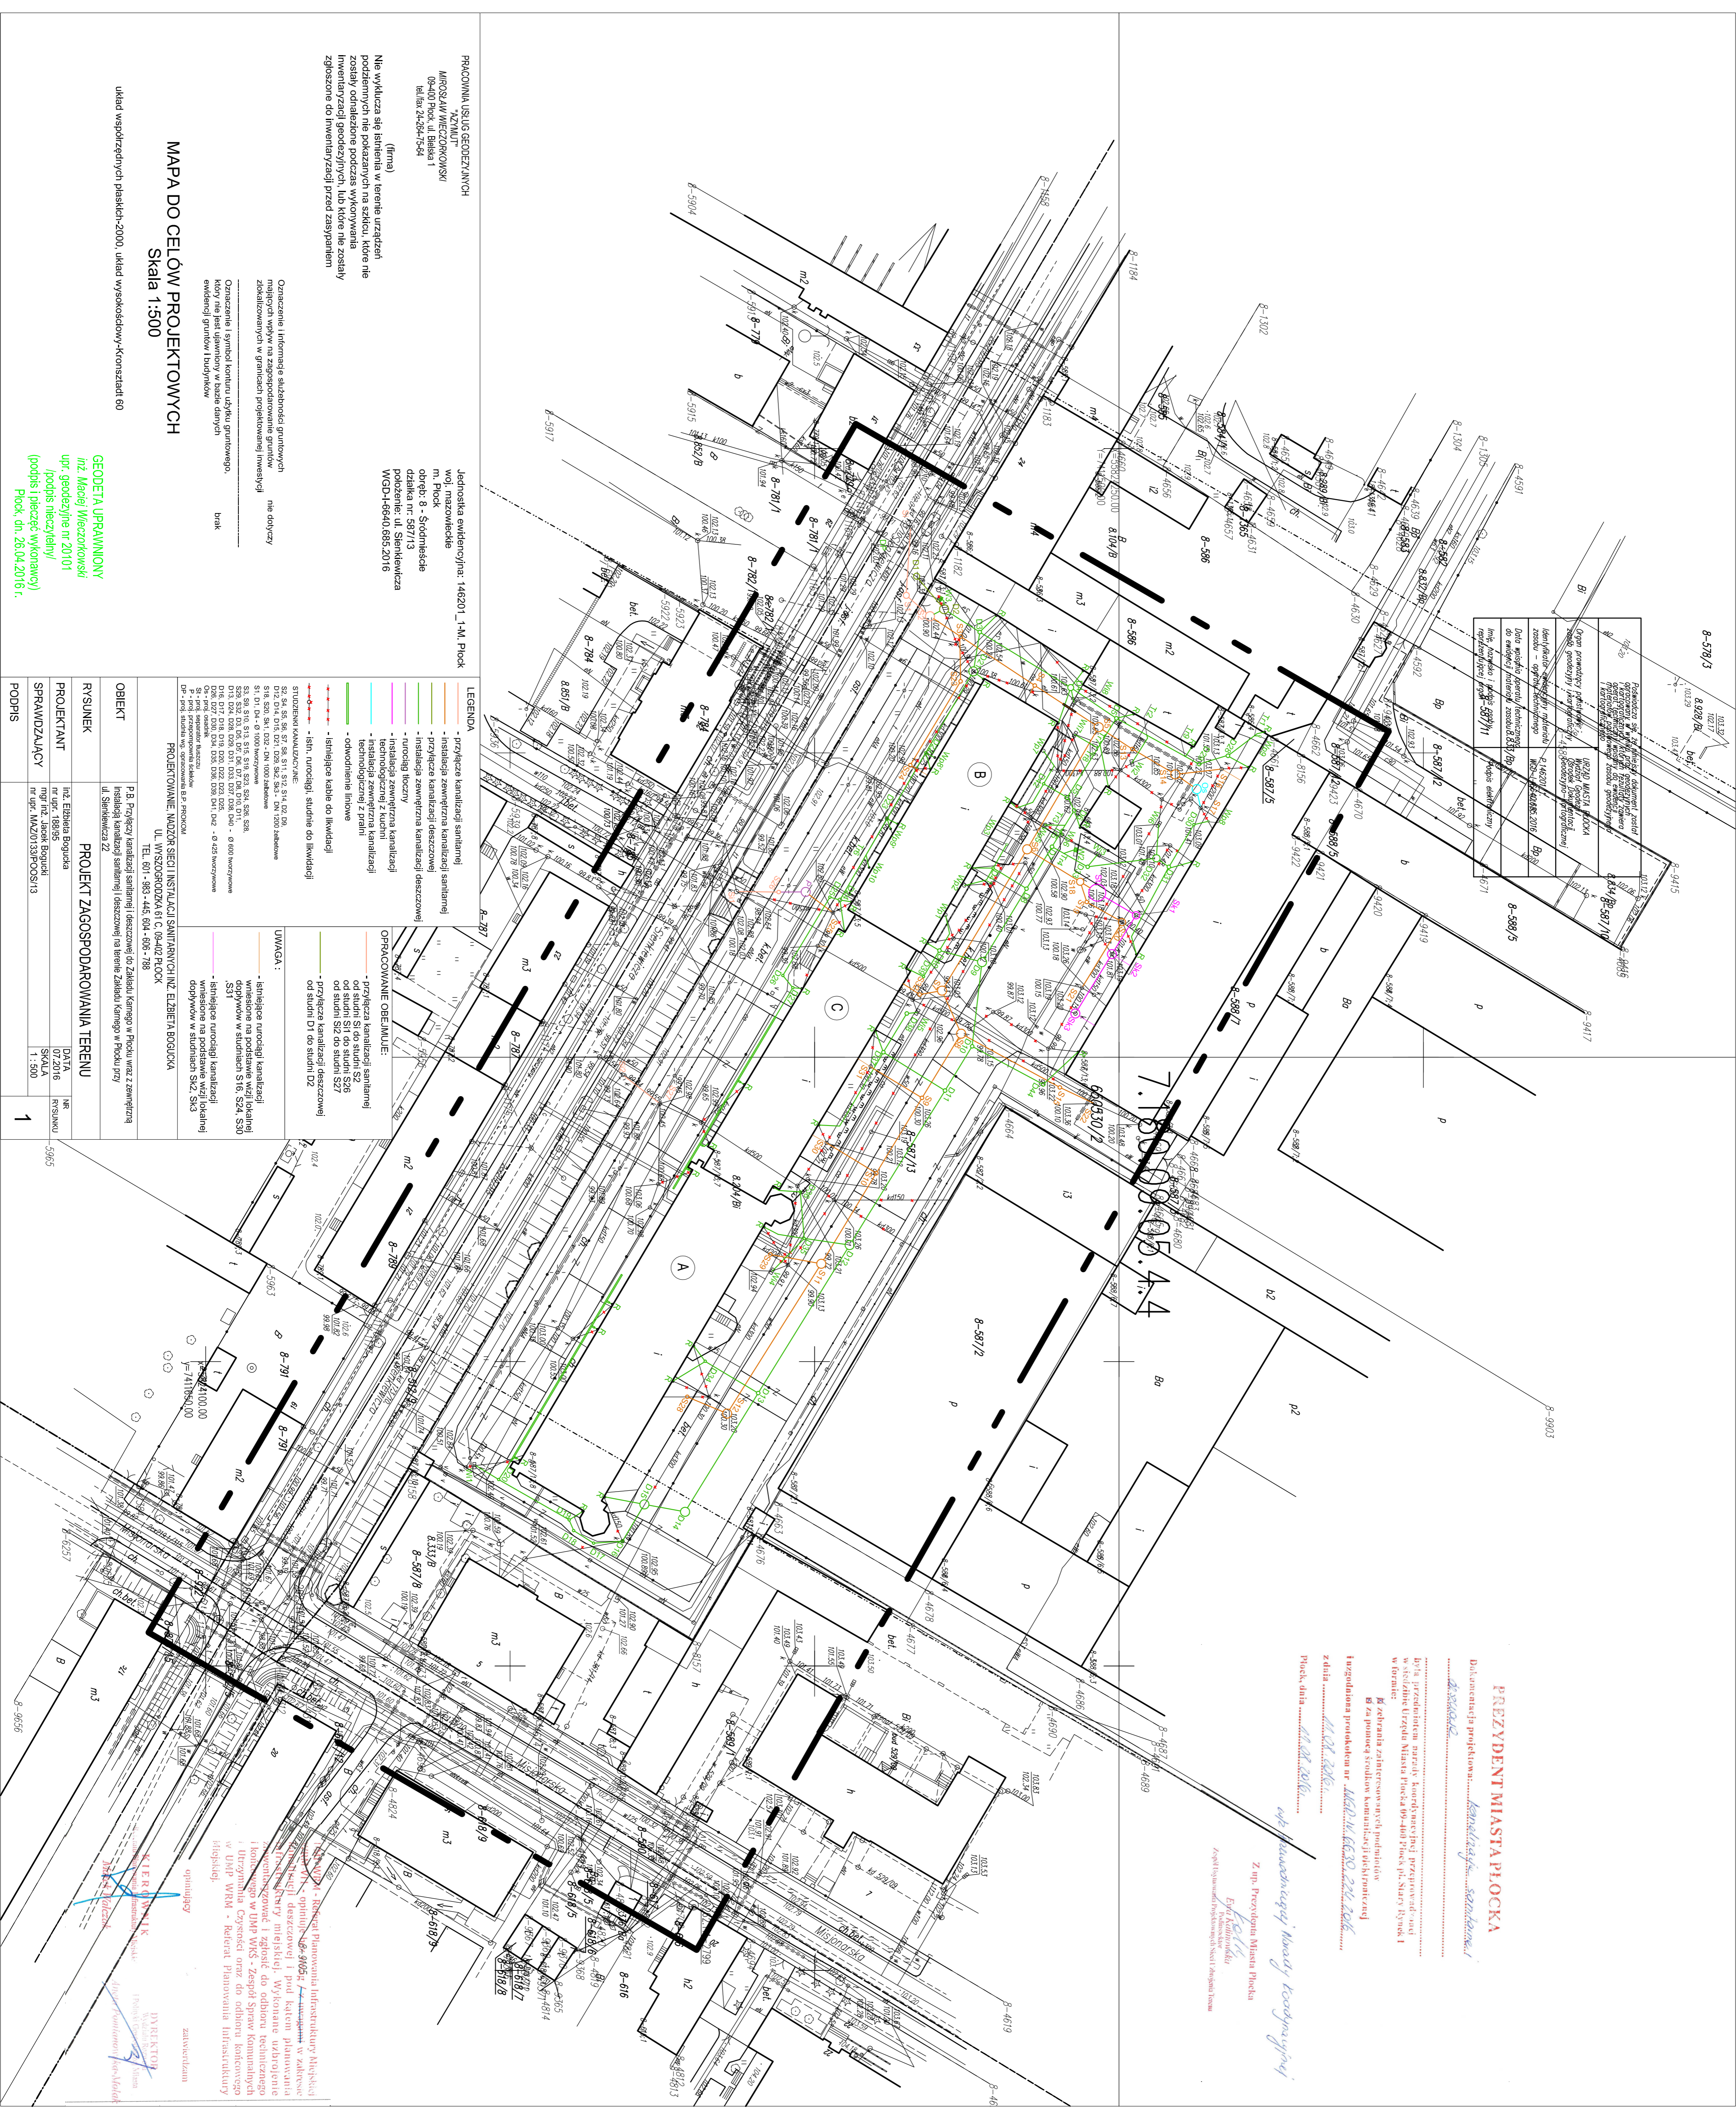

PRACOWNIA USŁUG GEODEZYJNYCH
WYKONAWCA
MIROSŁAW WIERZCZKOWSKI
 08-400 Pock, ul. Belska 1
 tel. 24-264-7541

(firma)
 Nie wyklucza się istnienia w terenie urządzeń
 podziemnych nie pokazanych na szkicu, które nie
 zostały odnotowane podczas wykonywania
 inwentaryzacji geodezyjnych, lub które nie zostały
 zgłoszone do inwentaryzacji przed zasypaniem

Oznaczenie i informacje służebności granicznych
 zlokalizowanych w granicach projektowanej inwestycji nie dotyczy

Oznaczenie i symbol konturu użytku gruntowego.
 Kiedy nie jest używany w danym celu
 ewidencyjny graniczy terenów
 brak

MAPA DO CELÓW PROJEKTOWYCH
 Skala 1:500

układ współrzędnych płaskich-2000, układ wysokościowy-krańcowy 80

Geodezja UPRAWNIENI
inż. Maciej Wierczkowski
 upr. geodezyjny nr 20101
 (podpis nieczytelny)
 (podpis i pieczęć wykonawcy)
 Pock, dn. 26.04.2016 r.

LEGENDA	<ul style="list-style-type: none"> - przyłącza kanalizacji sanitarnej - instalacja zewnętrzna kanalizacji sanitarnej - przyłącza kanalizacji deszczowej - instalacja zewnętrzna kanalizacji deszczowej - rurociągi techny - instalacja zewnętrzna kanalizacji technologicznej z studni technologicznej z pralni - odwodnienie liniowe - szlifujące kable do likwidacji studni - szlifujące studnie do likwidacji studni
OPRACOWANIE OBEJMUJE:	<ul style="list-style-type: none"> - przyłącza kanalizacji sanitarnej od studni SZ do studni SZ6 - przyłącza kanalizacji deszczowej od studni SZ do studni SZ7 - przyłącza kanalizacji deszczowej od studni D1 do studni D2
UMWAGA:	<ul style="list-style-type: none"> - szlifujące rurociągi kanalizacji - wniesione na podstawie wzięcia lokalnej dopływów w studniach SZ6, SZ4, SZ3 - szlifujące rurociągi kanalizacji - wniesione na podstawie wzięcia lokalnej dopływów w studniach SZ, SZ3

PROJEKTOWANIE: MŁDZIEŻ SIĘCI INSTALACJI SANITARNYCH IZ ELEKTRA BODZIŁA UL. WYSZOGRODZKA 61 C, 09-402 POCK TEL. 601-983-445, 604-606-788	PROJEKT ZAGOSPODAROWANIA TERENU
OBIEKT	P.B. Przyłącza kanalizacji sanitarnej i deszczowej do Złotych Łan w Poccu wraz z zewnętrzną instalacją kanalizacji sanitarnej i deszczowej na terenie Zakładu Kamagra w Poccu przy ul. Świerkocińska 22
RYSUNEK	1
PROJEKTANT	inż. Eżbieta Bogucka nr upr. 18895
SPRAWODZAJCY	inż. inż. Jacek Bogucki nr upr. MAZ0133P00S13
PODPIS	1

PREZYDENT MIASTA PLOCKA

Dokumentacja projektowa: *kanalizacja sanitarnej*

inż. Maciej Wierczkowski

Pracownia Usług Geodezyjnych
 M. Wierczkowski
 ul. Belska 1, 08-400 Pock, NIP: 142-264-7541, REGON: 142264754, KRS: 000042685-2016

Pracownia Usług Geodezyjnych
 M. Wierczkowski
 ul. Belska 1, 08-400 Pock, NIP: 142-264-7541, REGON: 142264754, KRS: 000042685-2016

Pracownia Usług Geodezyjnych
 M. Wierczkowski
 ul. Belska 1, 08-400 Pock, NIP: 142-264-7541, REGON: 142264754, KRS: 000042685-2016